

设计单位：



建盟设计集团有限公司
建筑：风景园林工程设计甲级：A135008723
城乡规划编制甲级：[建]城规编(161391)
市政行业、人防工程设计乙级：A235008720
公路行业（公路）专业乙级：A135008723

备注：

版本号	日期	版本号	日期

图纸专用章

工程名称：
南京信息工程大学滨江学院
信大印象·景观设计

建设单位：


南京信息工程大学

审定	陈诚	陈诚
工程负责人	林巧巧	林巧巧
专业负责人	纪任铨	纪任铨
审核	纪任铨	纪任铨
校对	孙勇	孙勇
设计	王康	王康
制图	王康	王康

图名：

景观电气平面图

工程编号		
图别	景观	
图号	电施-02	
日期	2021.04	

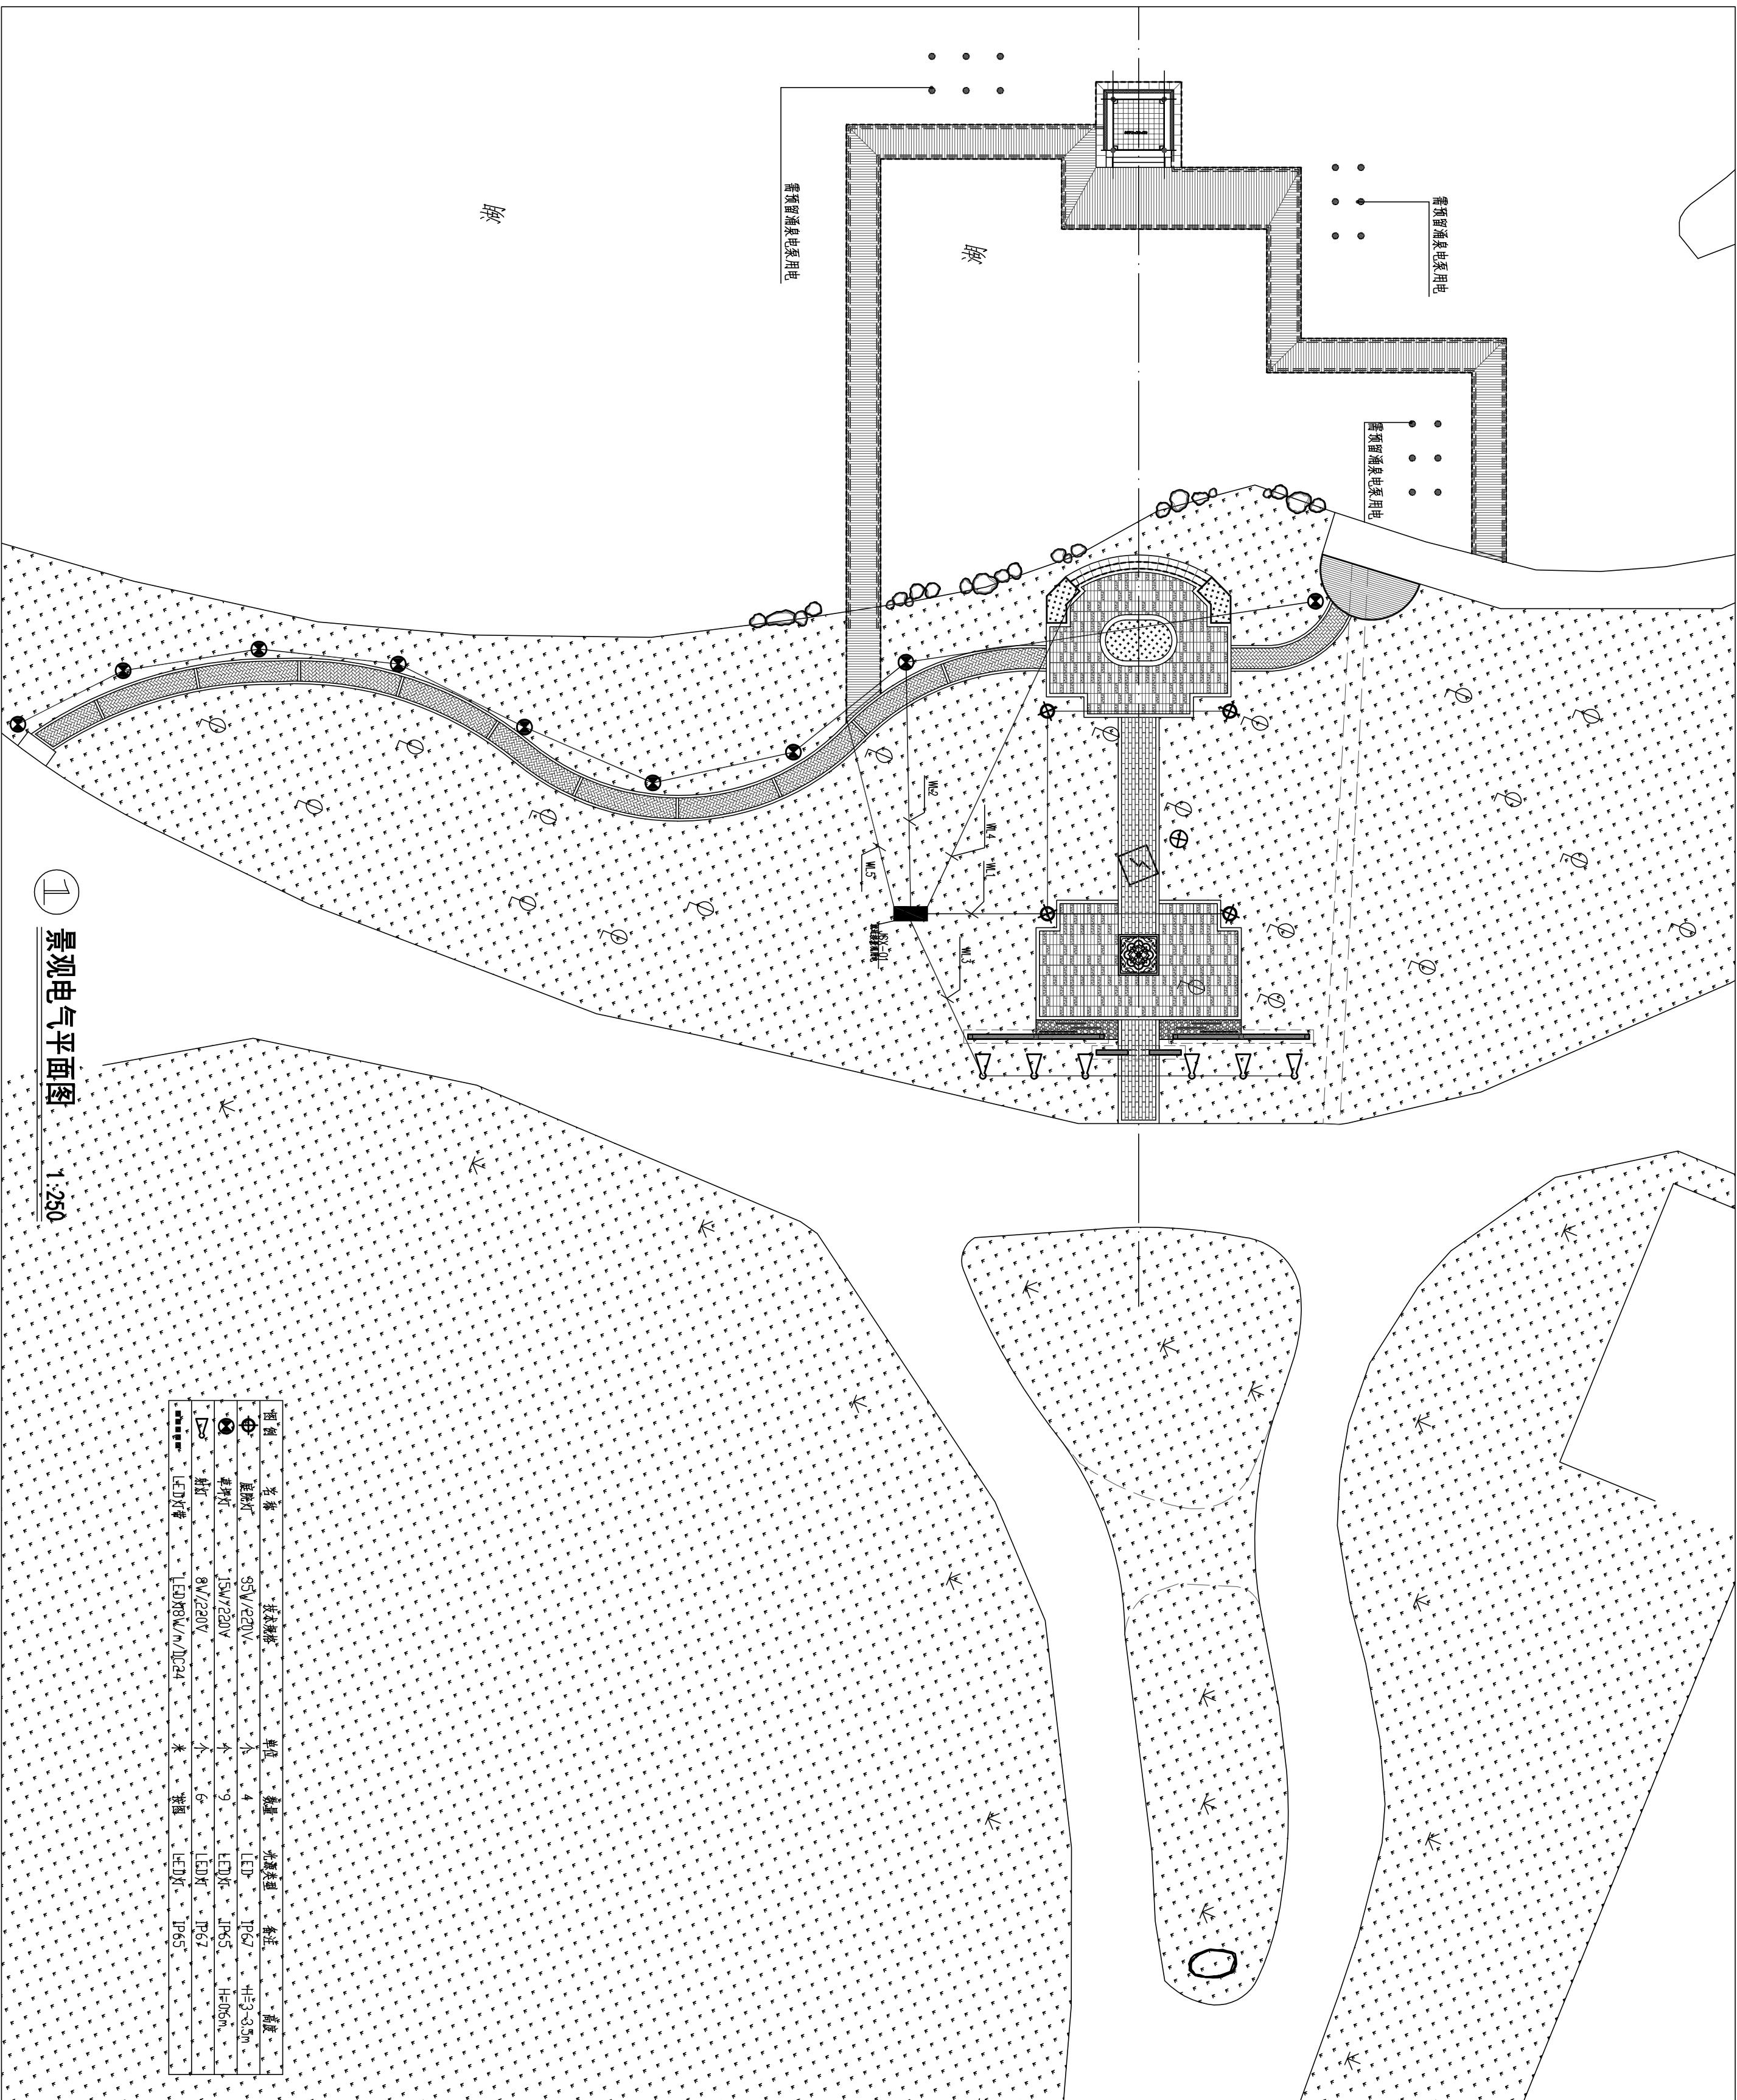

1 景观电气平面图 1:250

图例	名称	规格	单位	数量	光源类型	备注	高度
⊕	庭院灯	S5V/220V	个	4	LED	IP65	H=3-3.5m
⊙	草坪灯	5W/220V	个	9	LED	IP65	H=0.6m
△	射灯	8W/220V	个	6	LED	IP65	
□	LED灯带	LED30W/m/10024°	米	300	LED	IP65	